



# Bloco 3 ESGOTO

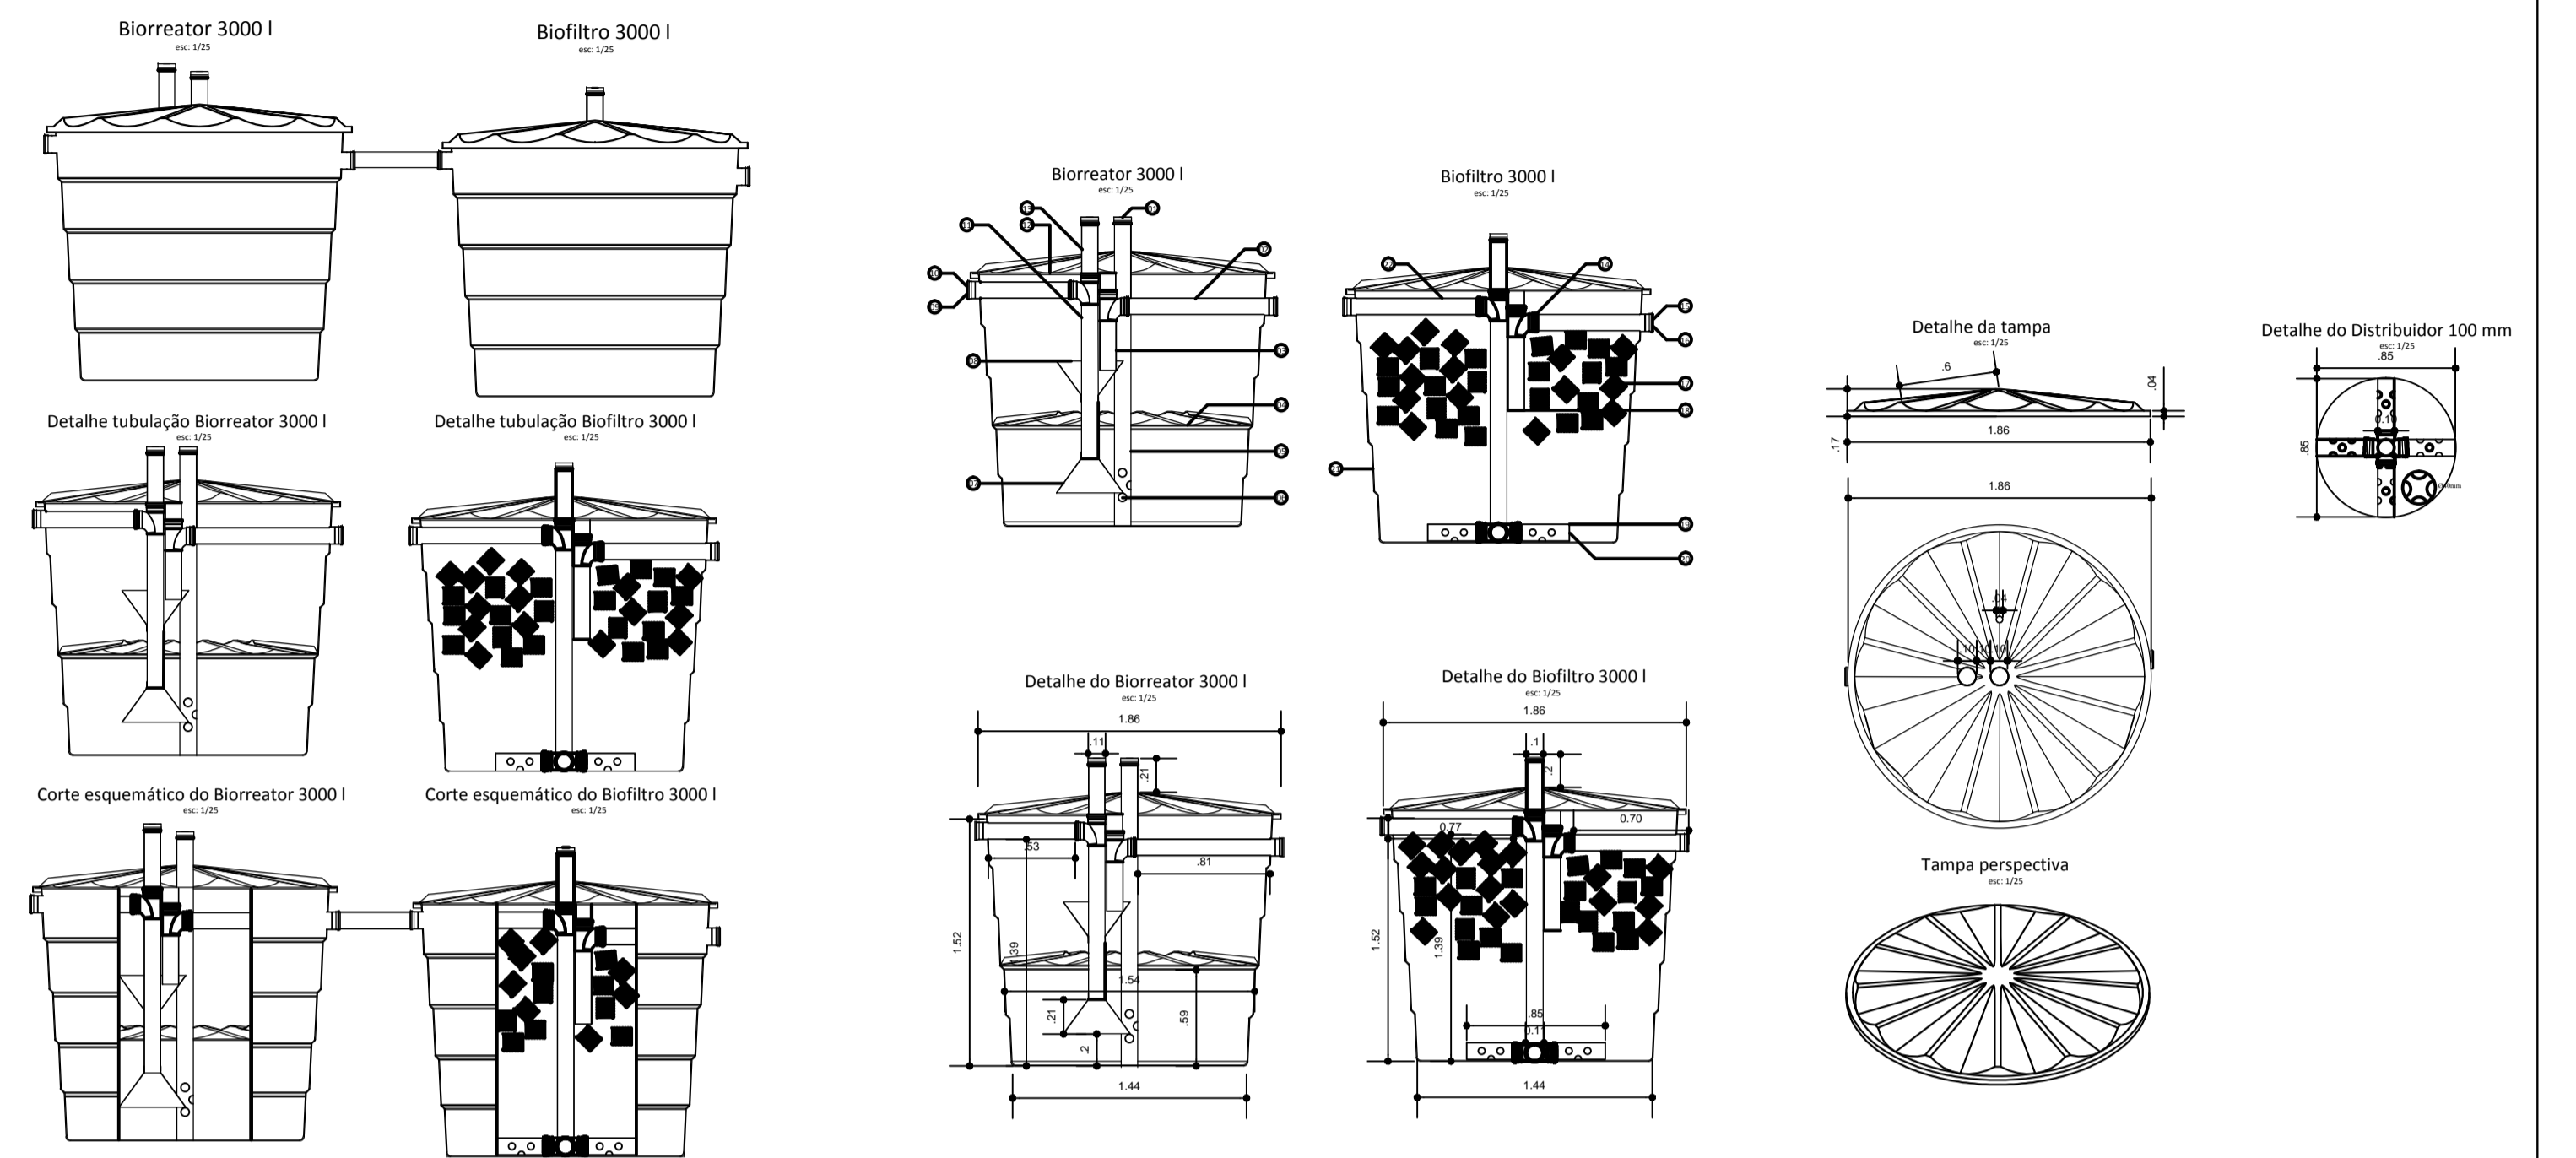

SIMBOLOGIA E LEGENDA HIDRO-SANITÁRIO	
SIMBOLOGIA	LEGENDA
■	CAIXA DE GORDURA
∇	VÁLVULA DE DESCARGA

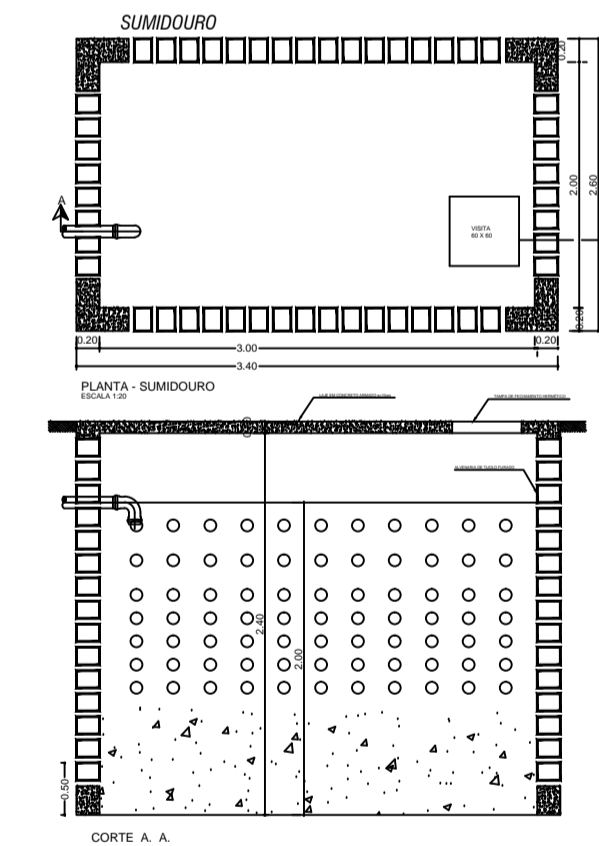

Item	Qtd	Peça	Material
1	3	CAP Ø 100 mm	PVC
2	1	Tubo Ø 100 mm saída Biorreator	PVC
3	1	Tubo Ø 100 mm captação Biorreator	PVC
4	1	Defletor Tampa 3000 I	PRPV
5	1	Tubo Ø 100 mm sustentação Biorreator	PVC
6	1	Furos de sucção	PVC
7	1	Dispensor	PVC
8	1	Defletor Cônico	PRPV
9	1	Tubo Ø 150 mm entrada Biorreator	PVC
10	1	Luva Ø 150 mm entrada Biorreator	PVC
11	1	Tubo Ø 100 mm saída Biorreator	PVC
12	1	Tampa PRPV Ø 180 mm Biorreator	PRPV
13	1	Tubo Ø 100 mm entrada ar Biorreator	PVC
14	4	Curva 90º Ø 100 mm Biofiltro	PVC
15	1	Tubo Ø 100 mm saída Biofiltro	PVC
16	1	Luva Ø 150 mm saída Biofiltro	PVC
17	1	Tubo corrugado Ø 100 mm	PVC
18	1	Tubo Ø 100 mm captação Biofiltro	PVC
19	1	Distribuidor de efluente Ø 100 mm	PVC
20	1	Tubo do Distribuidor Ø 100 mm	PVC
21	1	Estrutura de PRPV Reforçada	PRPV
22	1	Entrada Biofiltro Ø 100 mm	PVC

PLANTA BAIXA PAVTO. TÉRREO

BOSCO BLOCO 03

PROPRIETÁRIO: PREFEITURA MUN. DE XAXIM

PROJETO: JULIANO CACCIATORI  
ARQ. URB. - CAU - A43153-2

ESPÉCIE: ACESSIBILIDADE

ÁREA DO TERRENO: ÁREA DA CONSTRUÇÃO: DESENHO/NORMOGRAFIA:

ESCALA: 1:75 DATA: OUTUBRO/2016 PRANCHA: ESGOTO

OBRA: